


03 Planta Baixa

ESCALA 1/50

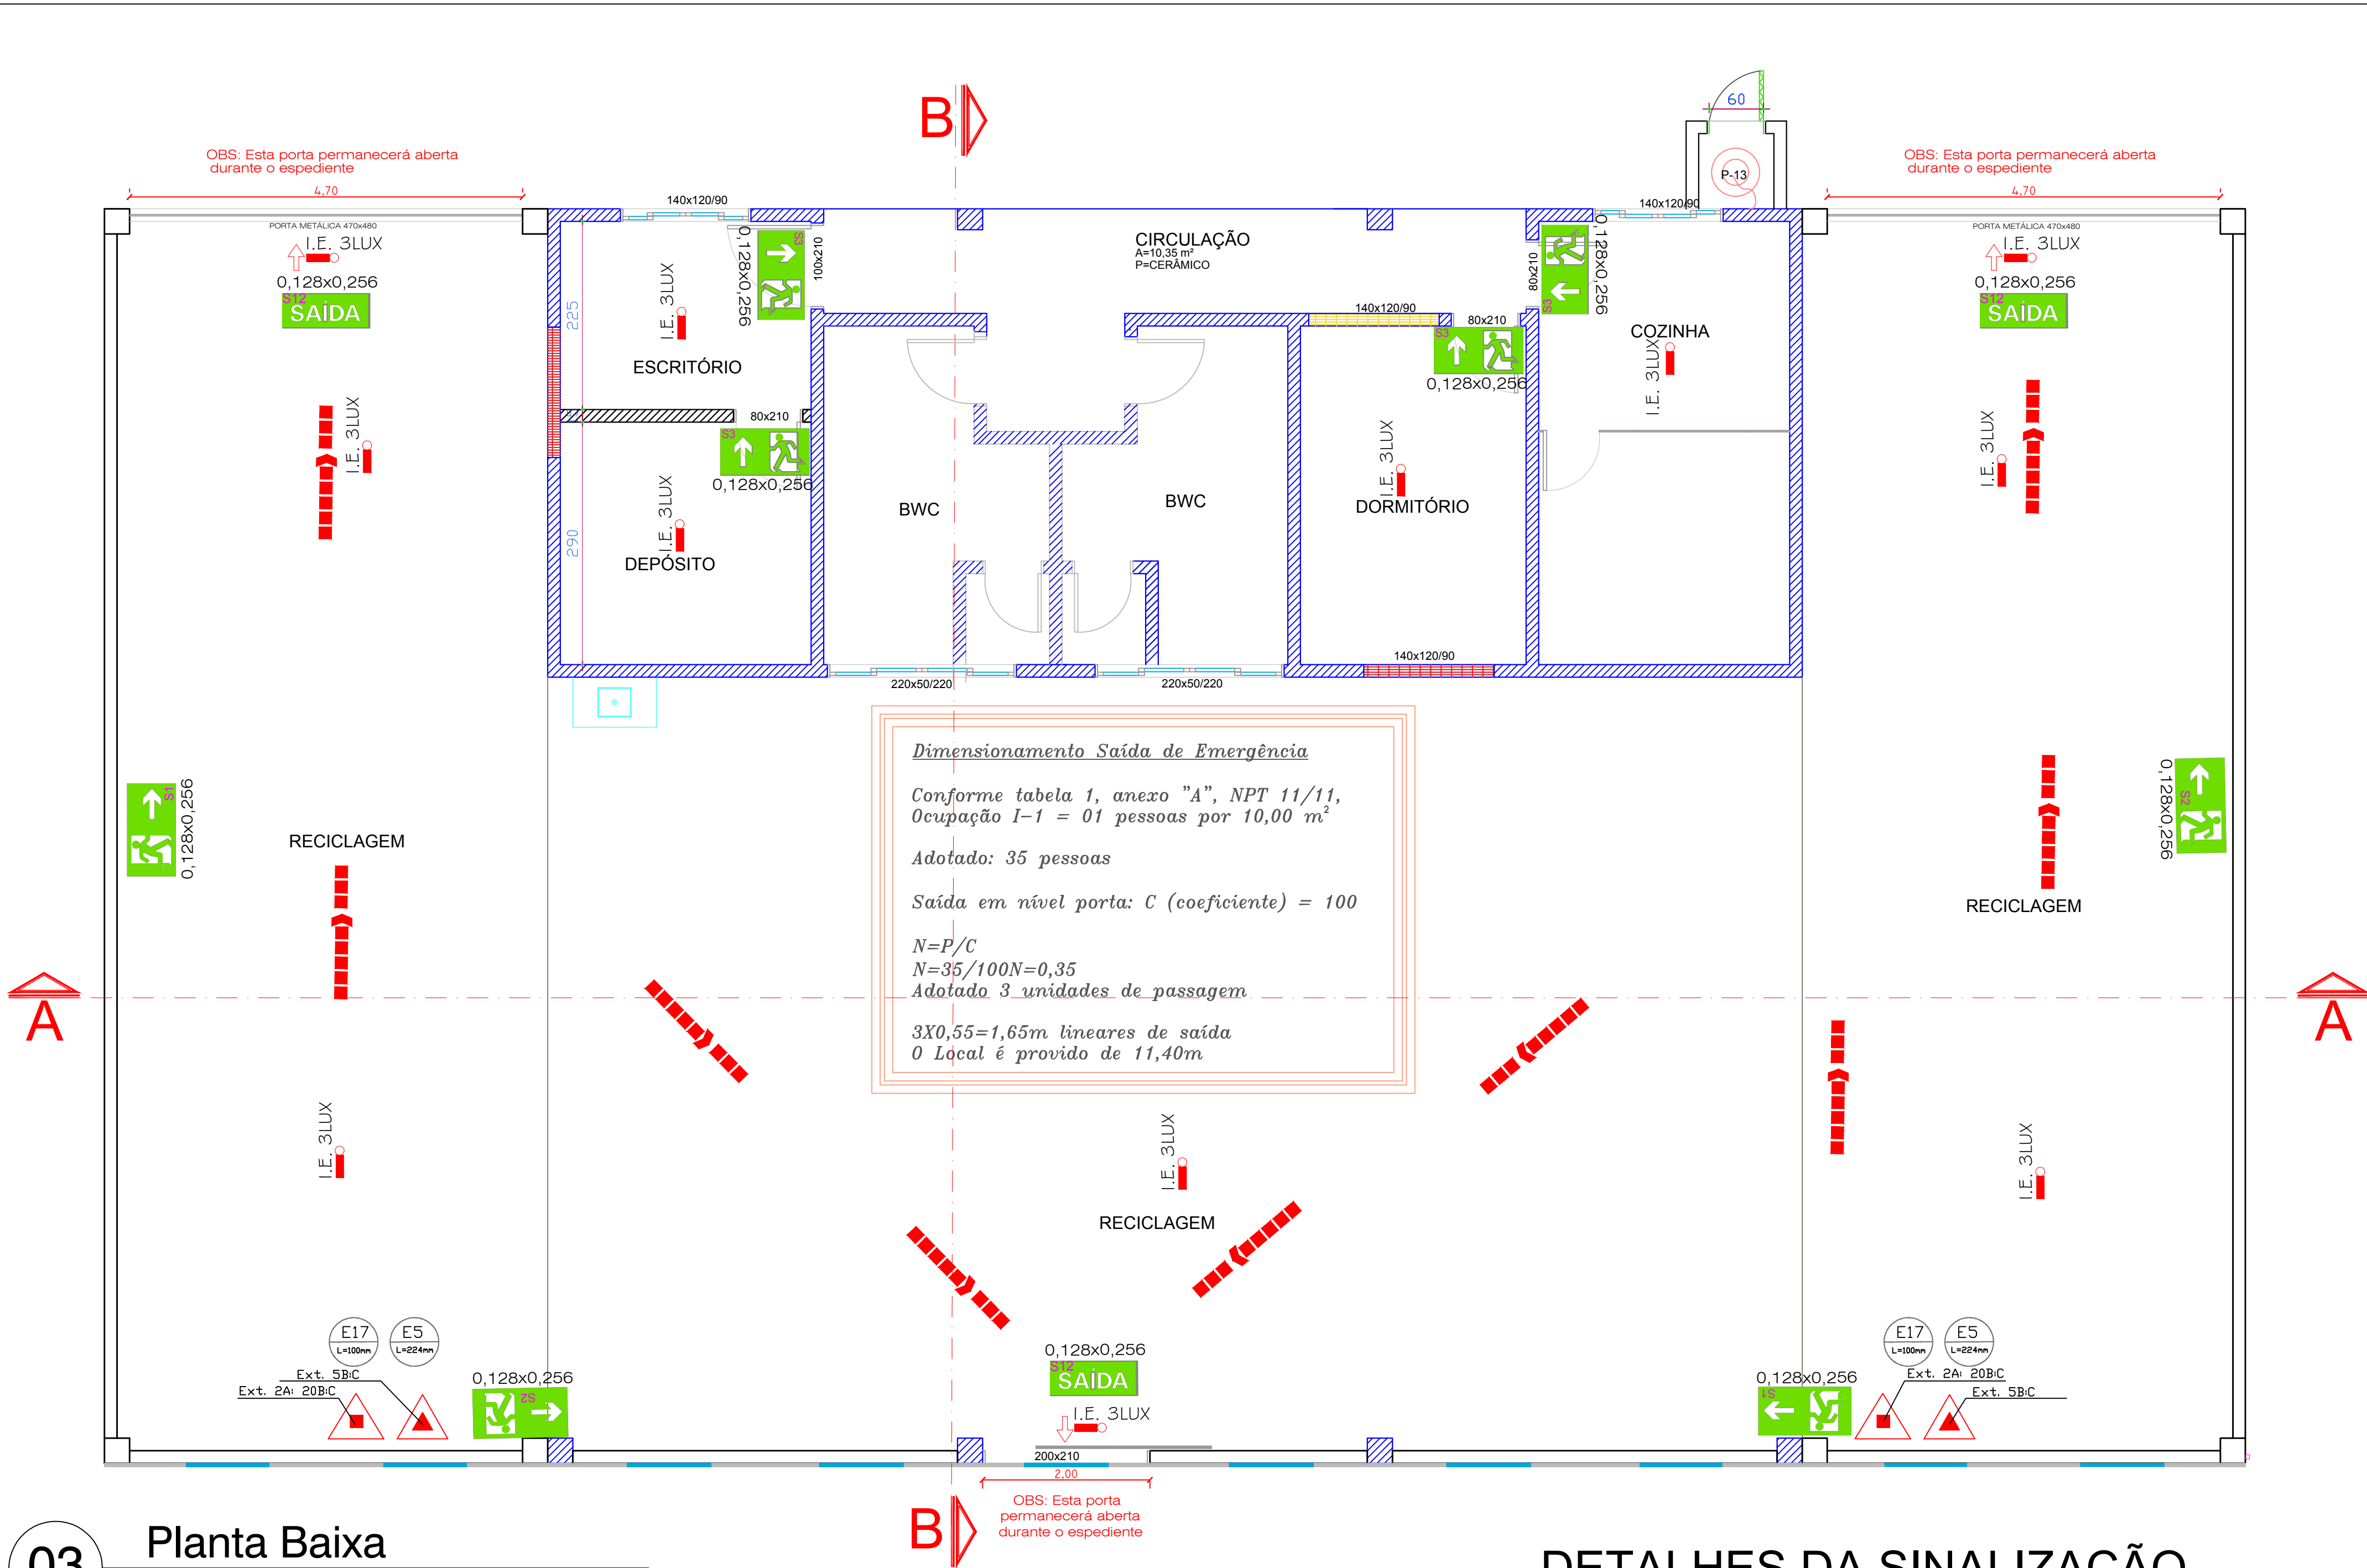

DETALHES DA SINALIZAÇÃO

SINALIZAÇÃO DE SAÍDA DE EMERGÊNCIA	SINALIZAÇÃO DE ORIENTAÇÃO E SALVAMENTO
1 - Mensagem "SAÍDA" e ou pictograma e ou seta direc. fotoluminescente com altura de letra sempre > 50 mm. 2 - Medidas em Milímetros.	1 - Indicação do sentido direita ou esquerda de uma saída de emergência. 2 - Medidas em Milímetros.

ESPALHOS DE FUMOS		CAIXA DE FUMOS DE CARBONO
ESPALHOS DE FUMOS		CAIXA DE FUMOS DE CARBONO
ESPALHOS DE FUMOS		CAIXA DE FUMOS DE CARBONO

DETALHES DA SINALIZAÇÃO

COD.	LEGENDA	SIGNIFICADO	FORMA E COR	APLICAÇÃO
SINALIZAÇÃO DE EQUIPAMENTOS DE COMBATE A INCÊNDIO E ALARME				
E5		EXTINTOR DE INCÊNDIO	PICTOGRAMA: FOTOLUMINESCENTE	INDICAÇÃO DA LOCALIZAÇÃO DOS EXTINTORES DE INCÊNDIO
E17		SINALIZAÇÃO DE SOLO PARA EQUIPAMENTOS DE COMBATE A INCÊNDIO (HIDRANTES OU EXTINTORES)	SÍMBOLO: QUADRADO (1,00 x 1,00) FUNDO: VERMELHA (0,70 x 0,70) BORDA: AMARELA (LARGURA= 0,15 M)	USADO PARA INDICAR A LOCALIZAÇÃO DE EQUIPAMENTOS DE COMBATE A INCÊNDIO E ALARME, PARA EVITAR SUA DESTRUIÇÃO
SINALIZAÇÃO DE ORIENTAÇÃO E SALVAMENTO				
S1		ORIENTAÇÃO DE SAÍDA DE EMERGÊNCIA	SÍMBOLO: RETANGULAR FUNDO: VERDE PICTOGRAMA: FOTOLUMINESCENTE ALTURA DE INSTALAÇÃO H=1,80M	INDICAÇÃO DO SENTIDO (ESQUERDA OU DIREITA) DE UMA SAÍDA DE EMERGÊNCIA, ESPECIAMENTE PARA SER FIXADOS EM COLUNAS
A		ORIENTAÇÃO DE SAÍDA DE EMERGÊNCIA	SÍMBOLO: RETANGULAR FUNDO: VERDE PICTOGRAMA: FOTOLUMINESCENTE ALTURA DE INSTALAÇÃO H=1,80M	INDICAÇÃO DO SENTIDO (ESQUERDA OU DIREITA) DE UMA SAÍDA DE EMERGÊNCIA, ESPECIAMENTE PARA SER FIXADOS EM COLUNAS
S9		ORIENTAÇÃO DE SAÍDA DE EMERGÊNCIA	SÍMBOLO: RETANGULAR FUNDO: VERDE PICTOGRAMA: FOTOLUMINESCENTE ALTURA DE INSTALAÇÃO H=1,80M	INDICAÇÃO DE UMA SAÍDA DE EMERGÊNCIA, A SER FIXADA ACIMA DA PORTA, PARA INDICAR SEU ACESSO
S8		ORIENTAÇÃO DE SAÍDA DE EMERGÊNCIA	SÍMBOLO: RETANGULAR FUNDO: VERDE PICTOGRAMA: FOTOLUMINESCENTE ALTURA DE INSTALAÇÃO H=1,80M	A) INDICAÇÃO DO SENTIDO DE ACESSO A UMA SAÍDA QUE NÃO ESTEJA APARENTE
S7		ORIENTAÇÃO DE SAÍDA DE EMERGÊNCIA	SÍMBOLO: RETANGULAR FUNDO: VERDE PICTOGRAMA: FOTOLUMINESCENTE ALTURA DE INSTALAÇÃO H=1,80M	B) INDICAÇÃO DO SENTIDO DO UMA SAÍDA POR RAMPAS
S12		SAÍDA DE EMERGÊNCIA	SÍMBOLO: RETANGULAR FUNDO: VERDE MENSAGEM "SAÍDA" OU MENSAGEM "SAÍDA" E OU PICTOGRAMA OU SETA DIRECIONAL: FOTOLUMINESCENTE, COM A ALTURA DE LETRA SEMPRE > 50 MM	INDICAÇÃO DE SAÍDA DE EMERGÊNCIA, COM OU SEM COMPLEMENTAÇÃO DO PICTOGRAMA FOTOLUMINESCENTE (SETA OU IMAGEM, OU AMBOS) ALTURA DE INSTALAÇÃO H=2,20M OU NA FOLHA DA PORTA H=1,80M

NOTAS:
Sinalização de orientação e salvamento - a sinalização de orientação deve obedecer a:

- quadrado ou retângulo;
- cor do fundo (cor de segurança): verde;
- cor do símbolo (cor de contraste): fotoluminescente;
- margem (opcional): fotoluminescente;
- proporcionalidades paramétricas:.

- NOTAS:
- AS PAREDES DA EDIFICAÇÃO TEM RESISTÊNCIA A 60min DE FOGO;
 - PISOS DAS ESCADAS E RAMPAS INCOMBUSTÍVEIS E ANTIDERRAPANTES;
 - A ESCADA E RAMPA POSSUEM CORRIMÃO EM AMBOS OS LADOS INSTALADOS A 0,92m. CONTÍNUO COM CANTOS ARREDONDADOS;
 - GUARDA-CORPO EM ESTRUTURA METÁLICA COM ALTURA MÍNIMA DE 1,05m;
 - BLOCOS DE ILUMINAÇÃO DE EMERGÊNCIA EM LOCAIS PLANOS (ILUMINÂNCIA 3lux), E BLOCOS DE ILUMINAÇÃO DE EMERGÊNCIA DA ESCADA E RAMPAS (ILUMINÂNCIA 5lux). AUTONOMIA MÍNIMA DE 2h DE FUNCIONAMENTO;
 - A SINALIZAÇÃO DE EMERGÊNCIA ATENDERÁ A NPT020/2011;
 - A BRIGADA DE INCÊNDIO ATENDE A NPT 017/2011;
 - SISTEMA DE HIDRANTES TIPO III, CONFORME NPT 022/2011;
 - AS PORTAS DO SALÃO QUE NÃO POSSUEM BARRA ANTIPÂNICO PERMANECER ABERTAS DURANTE O HORÁRIO DE FUNCIONAMENTO.

HISTÓRICO DE ATUALIZAÇÃO/SUBSTITUIÇÃO DO PSCIP		
Data	Discriminação da atualização/substituição	Nº do PSCIP
Diretório		Data
UNIDADE DE VALORIZAÇÃO DE RECICLAGEM		MAIO, 2016
Área	Ocupação	PARA USO DO CENAPR
384,00 m²	I-1	
Plancha	Conteúdo da Plancha	
03	PLANTA BAIXA	
04		
Proprietário	O MUNICÍPIO DE SÃO JOSÉ DAS PALMEIRAS	
	CPF: 17.118.888/01-33	
Escala	Responsável Técnico	
INDICADA	PAULO BERTOLU - ENGENHEIRO CIVIL CREA PR - 15840/PR	