



PLANTA BAIXA ROTATÓRIA  
ESCALA: 1/75

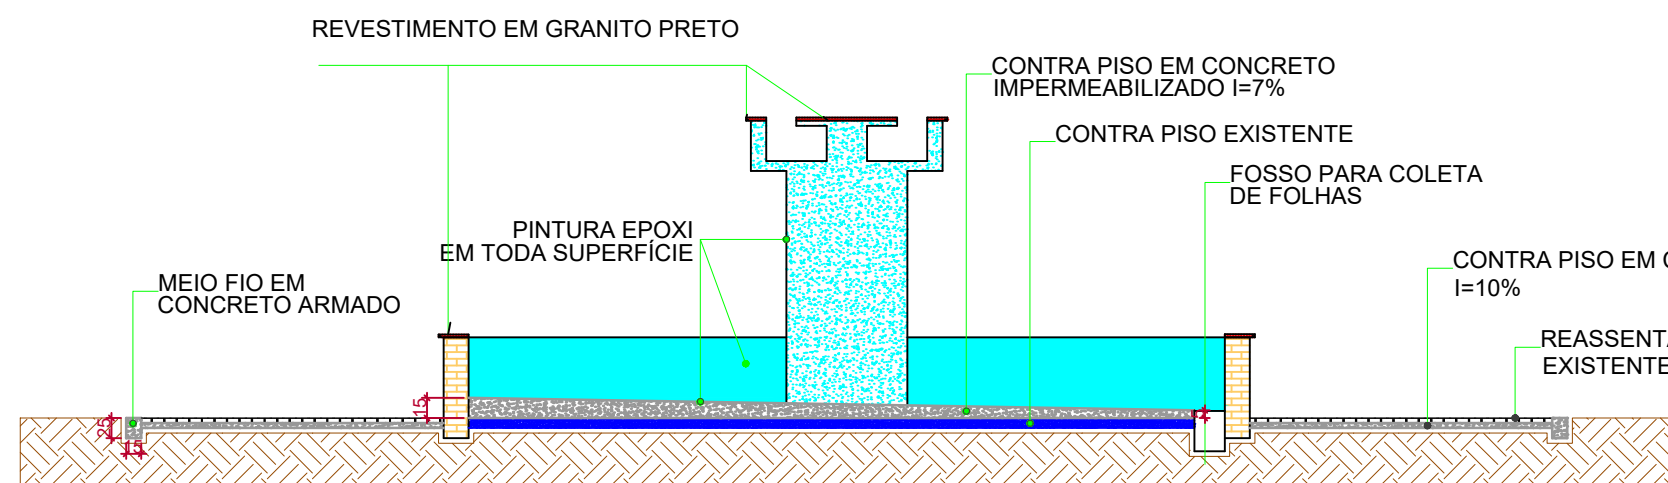


CORTE A/A  
ESCALA: 1/75


CESTO P. COLETA  
DE FOLHAS

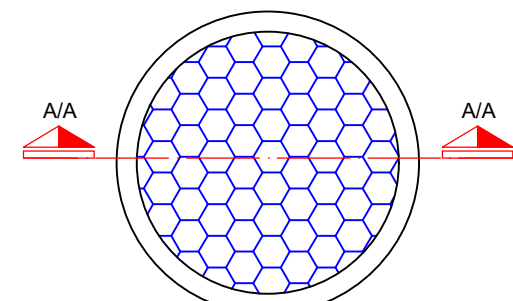


PLANTA BAIXA  
SEM ESCALA

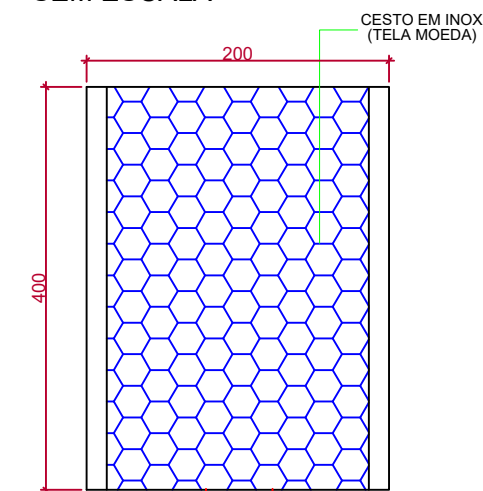

CORTE A/A  
SEM ESCALA

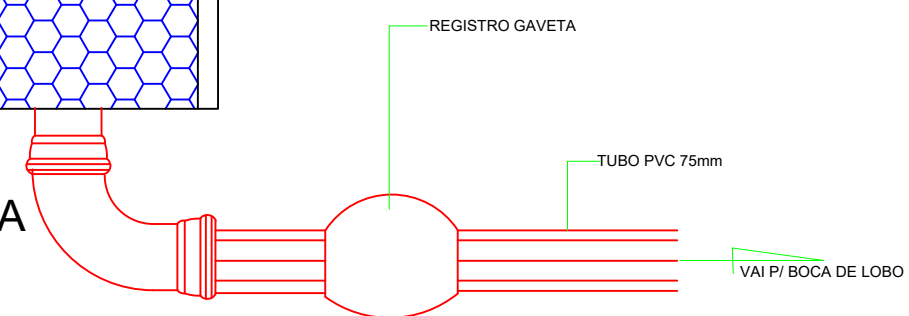

1Ø 5.0mm  
4Ø 8.0mm

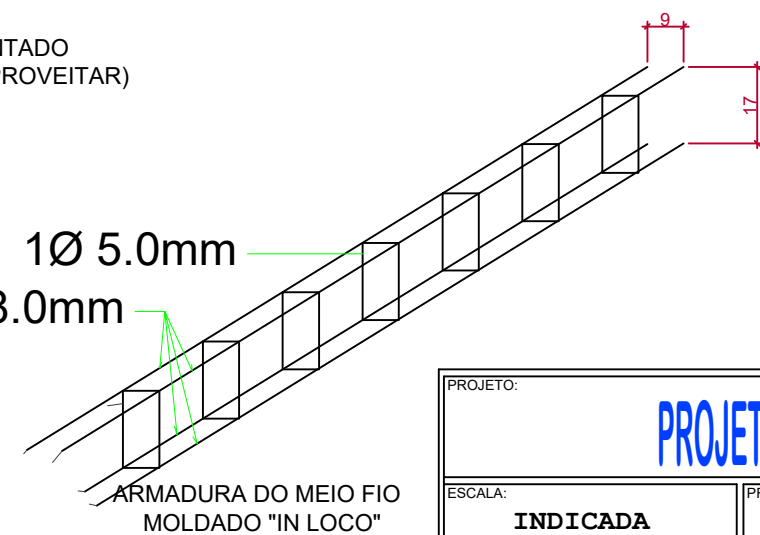

PINGADEIRA 1,00cm



PROJETO: <b>PROJETO ARQUITETÔNICO</b>	
ESCALA: <b>INDICADA</b>	PROPRIETÁRIO: <b>O MUNICÍPIO DE SÃO JOSÉ DAS PALMEIRAS-PR</b>
DATA: <b>AGOSTO/2018</b>	OBRA: <b>REFORMA DA ROTATÓRIA</b>
PRANCHA: <b>01/01</b>	LOCAL: <b>AVENIDA JOSÉ BONIFÁCIO SÃO JOSÉ DAS PALMEIRAS - PARANÁ</b>
REFERÊNCIA: <b>PLANTA BAIXA, CORTES E DETALHES</b>	
RESPONSÁVEL TÉCNICO: <b>O MUNICÍPIO DE SÃO JOSÉ DAS PALMEIRAS-PR</b>	PROPRIETÁRIO: _____