



PLANTA BAIXA
ÁREA TOTAL = 52,29m²
ESCALA: 1/50

LEGENDA


- PAREDES EXISTENTES
PAREDES A CONSTRUIR

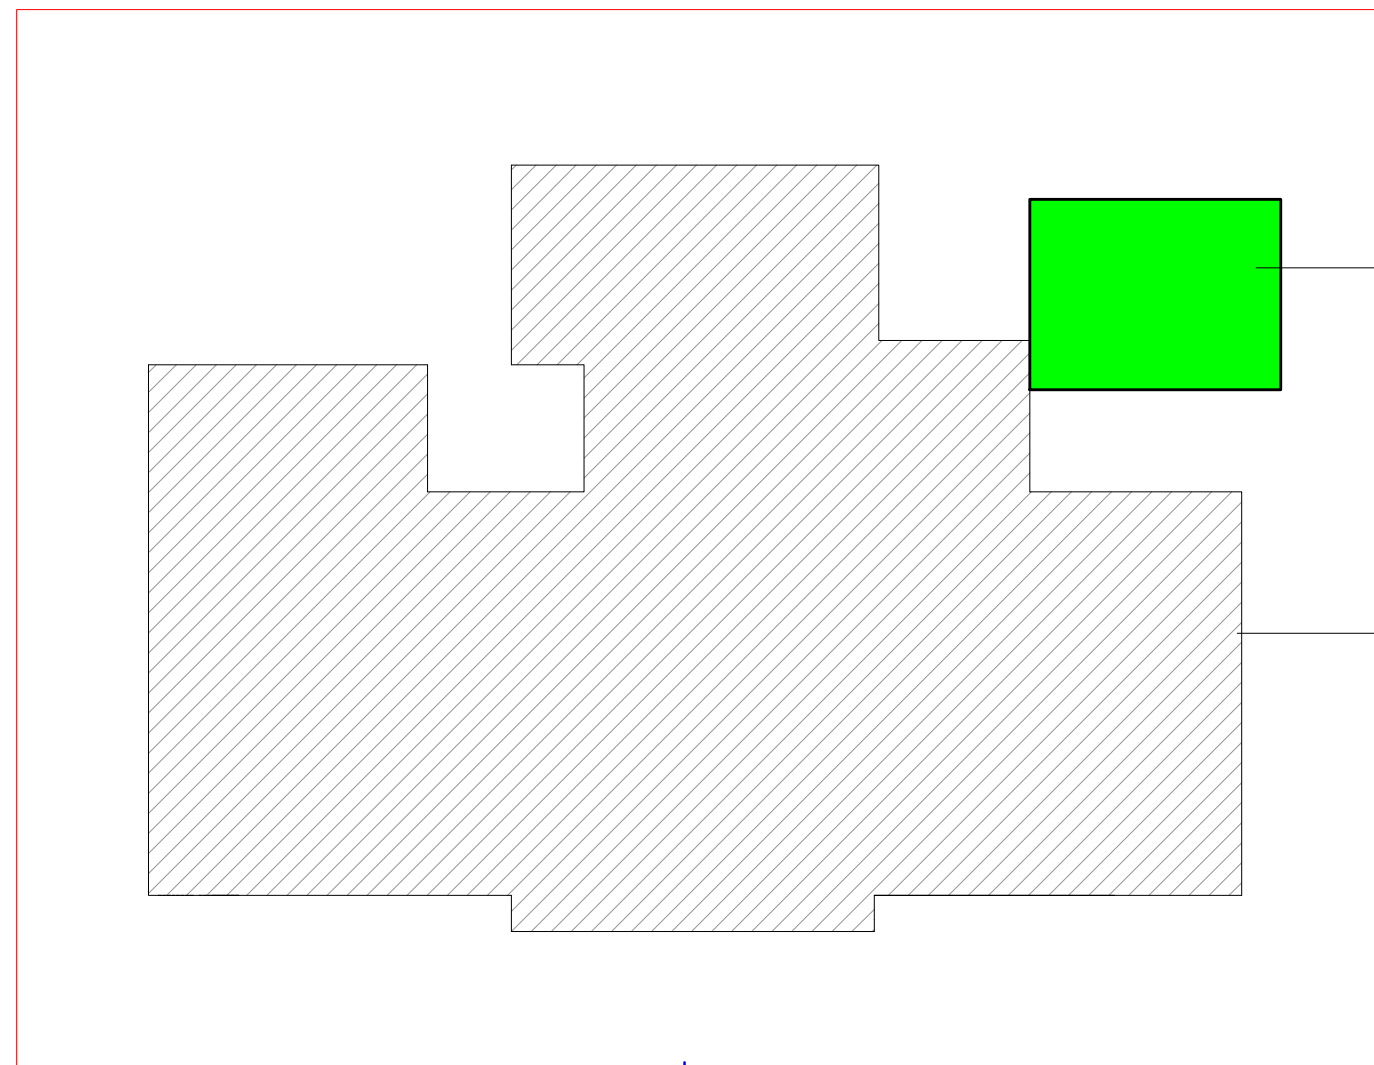


IMPLANTAÇÃO
ESCALA: 1/100

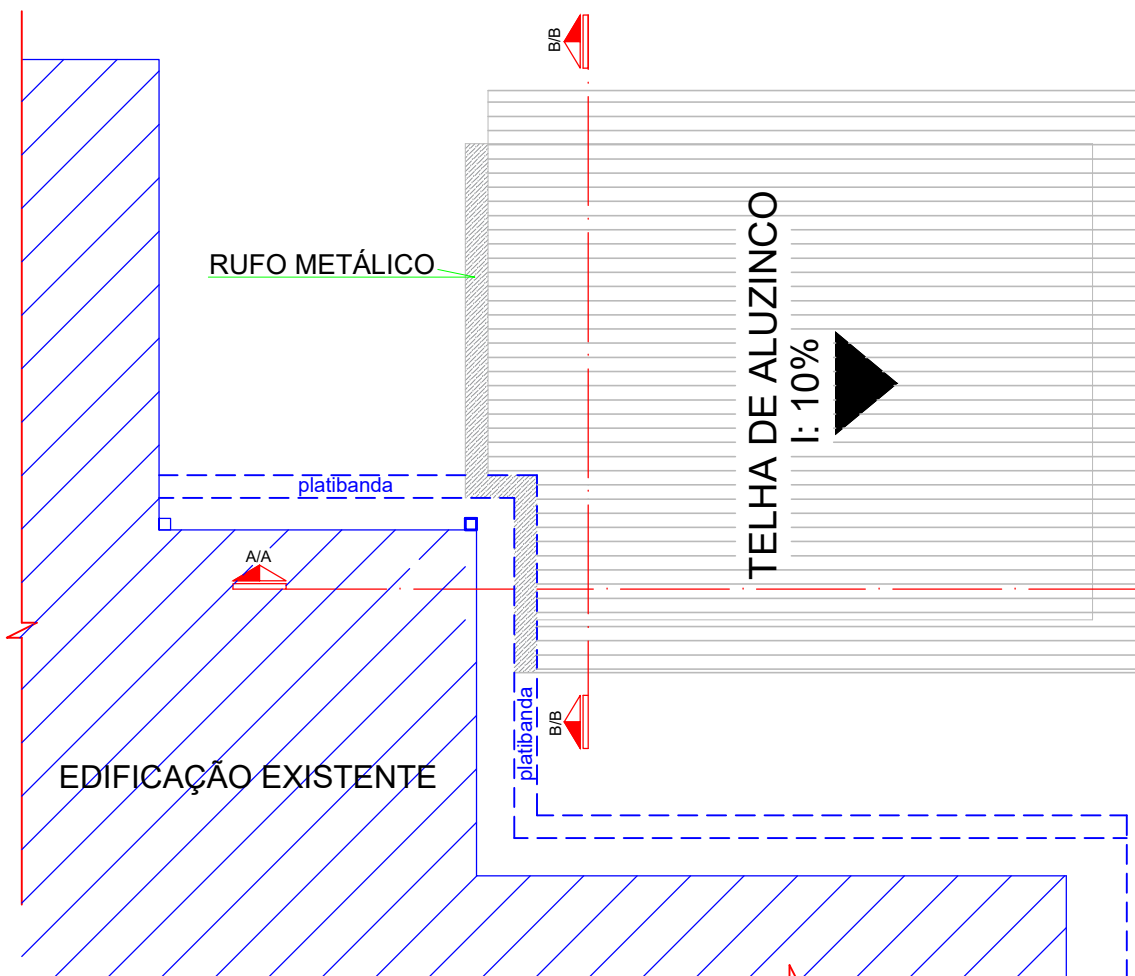


PLANTA DE COBERTURA
ESCALA: 1/100

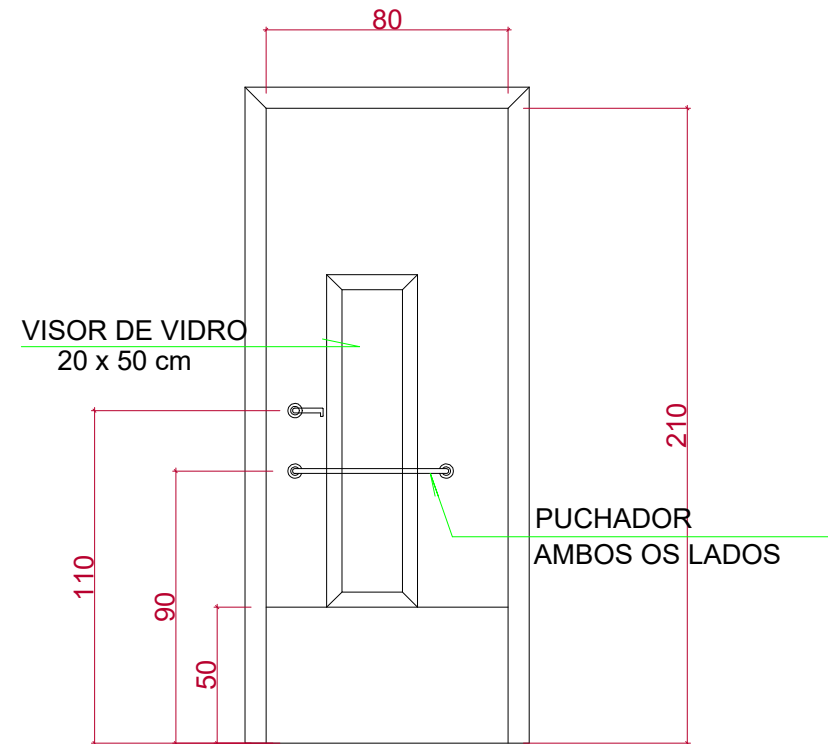


DETALHE DA PORTA
ESCALA: 1/100

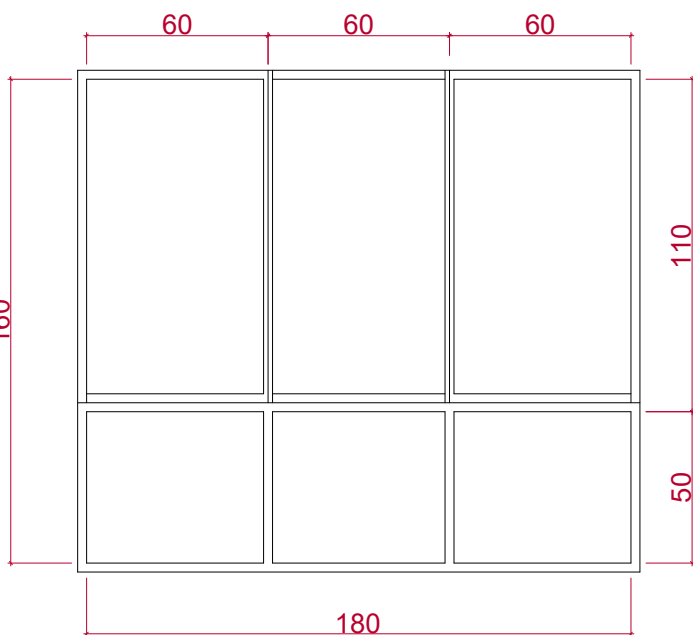

DETALHE DA JANELA
ESCALA: 1/100

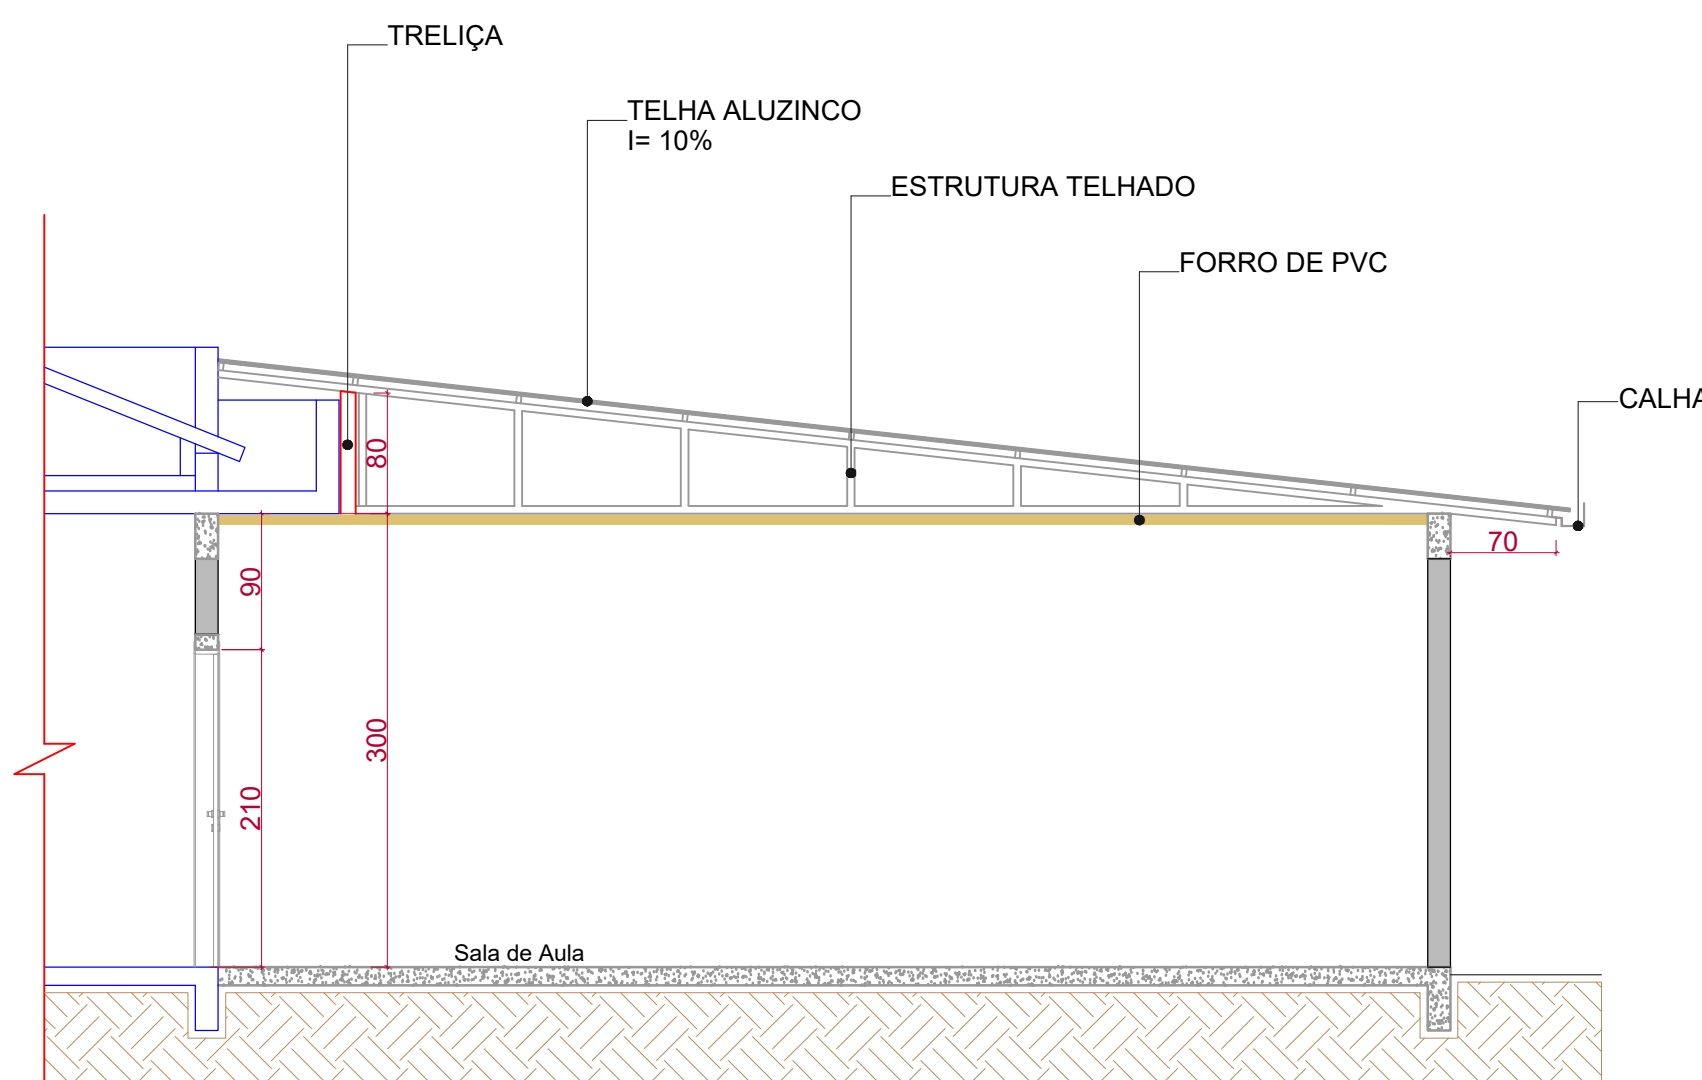

CORTE A/A
ESCALA: 1/50

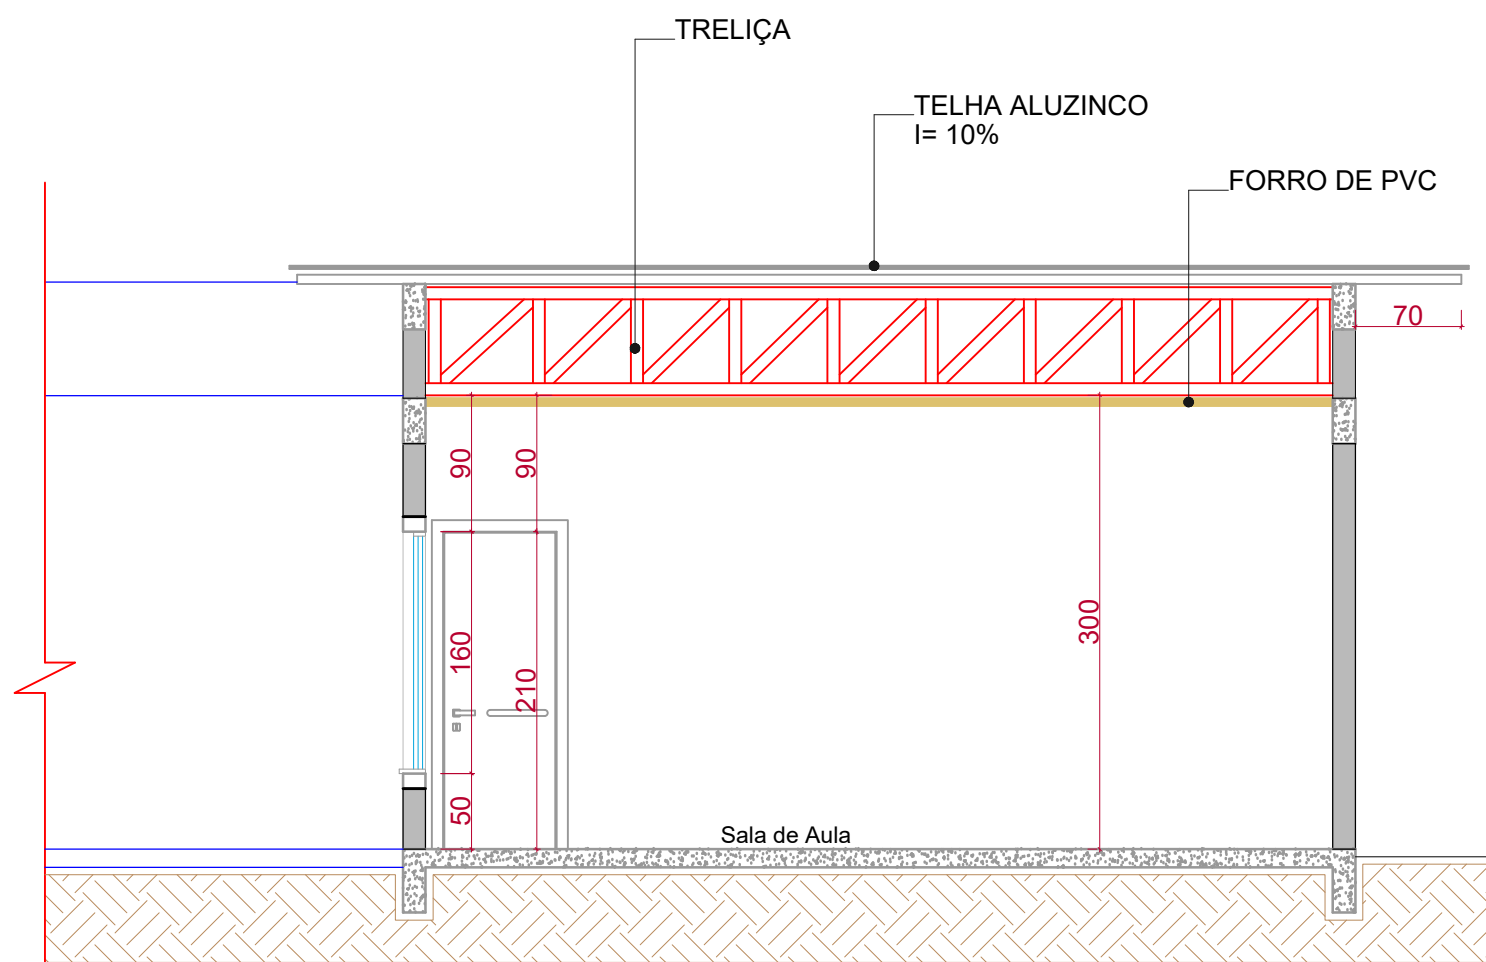

CORTE B/B
ESCALA: 1/50

PROJETO:		PROJETO ARQUITETÔNICO	
PROPRIETÁRIO:	O MUNICÍPIO DE SÃO JOSÉ DAS PALMEIRAS - PR	ESCALA:	INDICADA
OBRA:	AMPLIAÇÃO DA CMEI CENTRO MUNICIPAL DE EDUCAÇÃO INFANTIL	DATA:	JANIEIRO/2023
LOCAL:	RUA SETE DE SETEMBRO SÃO JOSÉ DAS PALMEIRAS - PR	PRANCHAS:	01/01
REFERÊNCIA:			
PLANTA BAIXA, PLANTA COBERTURA, CORTES, LOCALIZAÇÃO			
PROPRIETÁRIO:	O MUNICÍPIO DE SÃO JOSÉ DAS PALMEIRAS - PR CPF: 17.918.868/0001-33	RESPONSÁVEL TÉCNICO:	ENGENHEIRO CIVIL PAULO BERTICELLI CREA: 10884-D-PR