



PLANTA BAIXA EEE-01
ESCALA 1:25

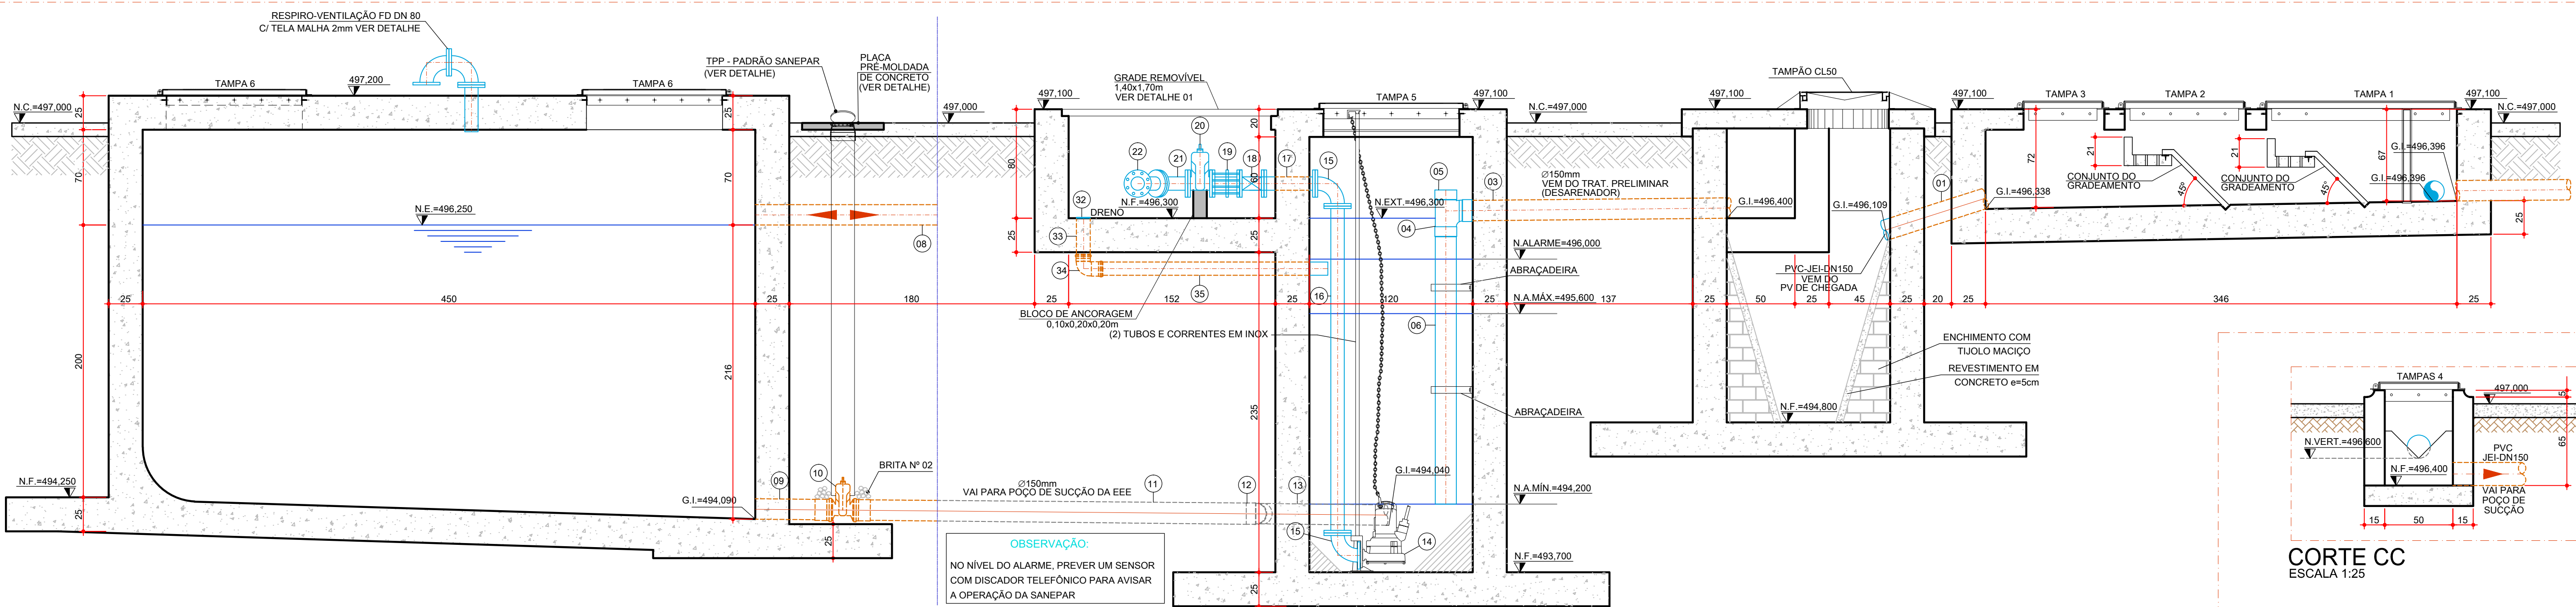


CORTE AA
ESCALA 1:25

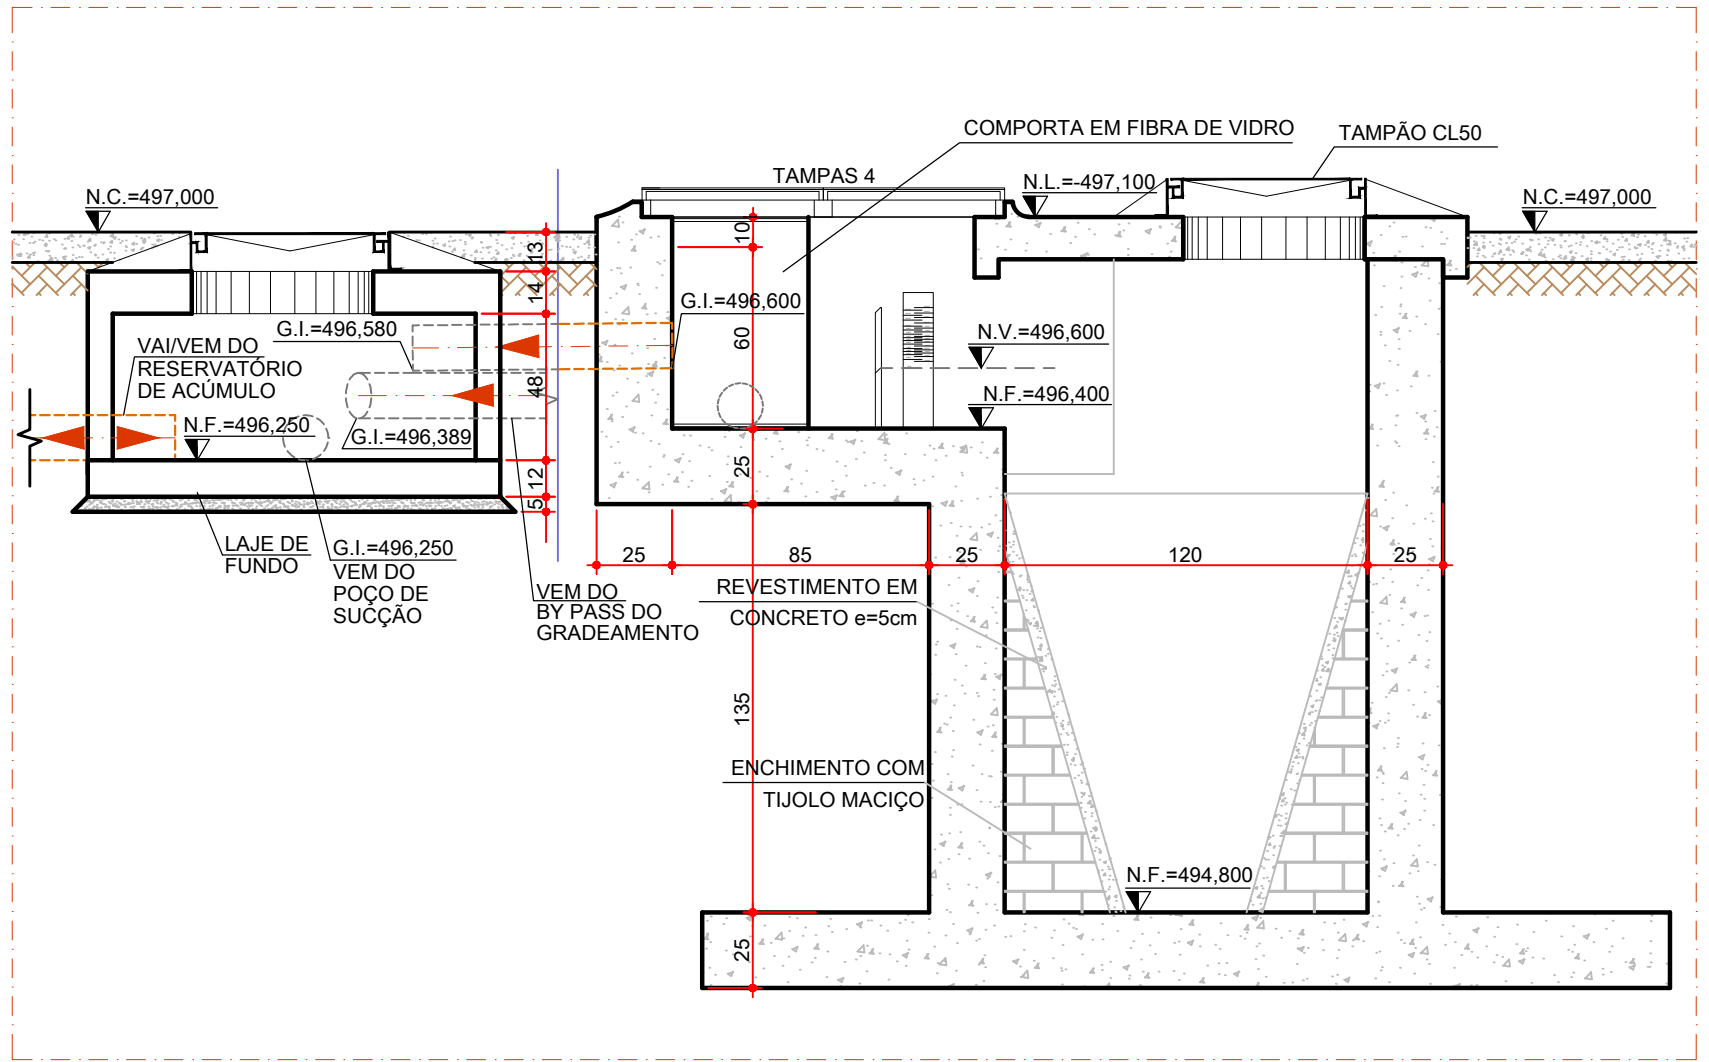

CORTE BB
ESCALA 1:25

LEGENDA	
—	TUBULAÇÃO APARENTE
---	TUBULAÇÃO ENTERRADA

RELAÇÃO DE MATERIAL - EEE-01 - SÃO JOSÉ DAS PALMEIRAS				
Nº	DISCRIMINAÇÃO	QUANT	UND.	
SISTEMA DE ENTRADA E BY-PASS				
01	TUBO PONTA/ONTA x 1,35m	JE	PVC 1MPa DN 150mm	01 PC
02	TUBO PONTA/ONTA x 1,25m	JE	PVC 1MPa DN 150mm	01 PC
03	TUBO PONTA/ONTA x 2,70m	JE	PVC 1MPa DN 150mm	01 PC
04	TE 90° COM BOLSAS	JE	PVC 1MPa DN 150mm	01 PC
05	CAP	JE	PVC 1MPa DN 150mm	01 PC
06	TUBO PONTA/ONTA x 2,25m	JE	PVC 1MPa DN 150mm	01 PC
07	TUBO PONTA/ONTA x 2,25m	JE	PVC 1MPa DN 150mm	01 PC
08	TUBO PONTA/ONTA x 5,60m	JE	PVC 1MPa DN 150mm	01 PC
09	TUBO PONTA/ONTA x 1,05m	JE	PVC 1MPa DN 150mm	01 PC
10	REGISTRO DE GAVETA COM CUNHA DE BORRACHA, COM BOLSAS E CABEÇOTE	PN10	FD DN 80	02 PC
11	TUBO PONTA/ONTA x 2,25m	JE	PVC 1MPa DN 150mm	01 PC
12	CURVA 45° PONTA/BOLSA	JE	PVC 1MPa DN 150mm	01 PC
13	TUBO PONTA/ONTA x 1,20m	JE	PVC 1MPa DN 150mm	01 PC
RECALQUE				
14	MOTOBOMBA SUBMERSÍVEL DA MARCA XYLEM MODELO NP 3127 S40-347 COM GUIA E PEDESTAL EM AÇO INOX, COM Q=24,76 m³/h, H=44,52 mca E P=4,20kW	PN10		02 PC
15	CURVA 90° COM FLANGES	PN10	FD DN 80	04 PC
16	TUBO COM FLANGES x 2,40m	PN10	FD DN 80	02 PC
17	TUBO COM FLANGES E ABAS DE VEDAÇÃO x 0,80m	PN10	FD DN 80	02 PC
18	VALVULA DE RETENÇÃO COM POSTMOLHA FLEXÍVEL PARA ESGOTO (FLAP) DA MARCA VALLOU OU SIMILAR	PN10	FD DN 80	02 PC
19	JUNTA DE DESMONTAGEM TRAVADA AXIALMENTE TIPO STRAUB-ASVOTEC	PN10	FD DN 80	02 PC
20	REGISTRO DE GAVETA COM CUNHA DE BORRACHA, COM FLANGES E CABEÇOTE	PN10	FD DN 80	03 PC
21	CURVA 45° COM FLANGES	PN10	FD DN 80	03 PC
22	JUNTA 45° COM FLANGES	PN10	FD DN 80	02 PC
23	TUBO COM FLANGES x 0,15m	PN10	FD DN 80	01 PC
24	TUBO COM FLANGES x 0,32m	PN10	FD DN 80	01 PC
25	CURVA 90° COM FLANGES E PÉ DE COLUNA	PN10	FD DN 80	01 PC
26	TUBO COM FLANGES x 0,50m	PN10	FD DN 80	01 PC
27	TUBO PONTA/FLANGE E ABAS DE VEDAÇÃO x 0,50m	PN10	FD DN 80	01 PC
28	TUBO COM FLANGES x 5,35m	PN10	FD DN 80	01 PC
29	GUINDASTE COM LANÇA GIRATORIO			01 PC
30	TROLEI			01 PC
31	TAQUA MANUAL			01 PC
32	PARAFUSOS COM PORCAS SEXTAVADAS E ARRUELAS METÁLICAS	PN10	DN80	38 JUNTAS
33	PAPELÃO HIDRÁULICO PARA JUNTA FLANGEADA	PN10	DN80	35 UD
DRENAGEM				
32	GRELHA REDONDA CROMADA	JE	PVC DN 100mm	01 PC
33	TUBO PONTA/ONTA x 0,30m	JE	PVC DN 100mm	01 PC
34	JOELHO 90° COM BOLSAS	JE	PVC DN 100mm	01 PC
35	TUBO PONTA/ONTA x 1,75m	JE	PVC DN 100mm	01 PC

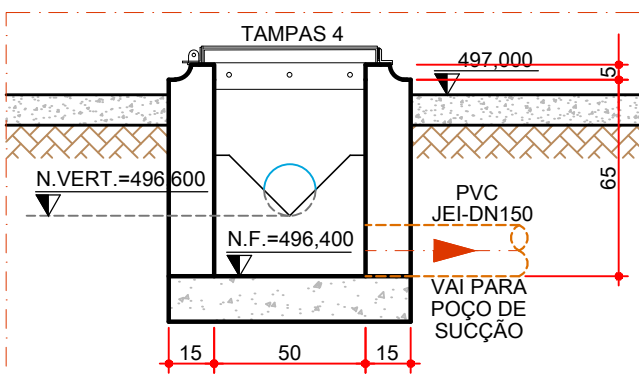

CORTE CC
ESCALA 1:25

CONTRATANTE:	ANALISTA:	RESP. TÉCNICO:	RESP. TÉCNICO:
	HELIO BARRETO	HELIO BARRETO	HELIO BARRETO
	HELIO CREA	HELIO CREA	HELIO CREA
	HELIO CREA	HELIO CREA	HELIO CREA
CONTRATANTE:	FUNASA - Fundação Nacional da Saúde		
PROGRAMA:	Programa de Aceleração do Crescimento - PAC 2		
MUNICÍPIO:	SÃO JOSÉ DAS PALMEIRAS		
TÍTULO:	EEE-01 - PLANTA BAIXA - CORTES AA, BB E CC		
DATA:	ABRIL/2017	ESCALA:	1:25
PROJETO:	DE-2012.016-PR-SJP-SES-EEE.003+2	PARTE:	03/05